

Legenda:

13
14
15
16
17
18
19
20

Caixa
da Tela

Caixa
da Tela

Frontal esquerda
central

Frontal direita

- Projetor - Ponto de projetor caixa 4x4 aparente no teto
- Equip. - Ponto de som 2x caixa 4x4 aparente
- SW - Ponto de elétrica caixa 4x4 aparente altura 20cm
- Projetor


Caixa 4x4" dados e
elétrica estabilizada.

- Eletroduto 1" para cabeamento de elétrica
protegida e estabilizada
- Eletroduto 1" para cabeamento de áudio e vídeo
- Eletroduto 1" para cabeamento de elétrica
protegida e estabilizada (em projeção)
- Eletroduto 1" para cabeamento de áudio e vídeo
(em projeção)

DEPÓSITO
3.25m²

surround esquerda
Ponto de som
na parede

surround direita
Ponto de som
na parede

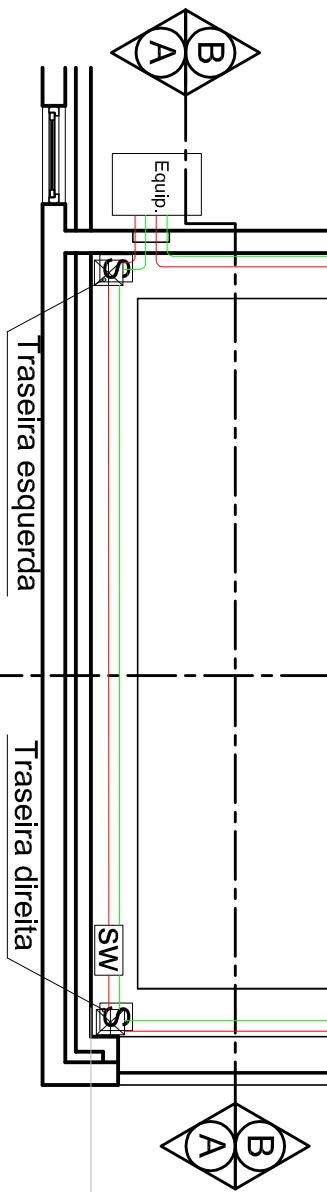

A Planta baixa
Escala: 1/50

| | | |
|----------------------|------------------------------|---------------|
| Cliente: | Maria Cláudia | Prancha: |
| Título: | Planta Baixa sala projetor | 1/5 |
| Desenho: | Marcio Mendes | Escala: |
| Responsável tecnico: | Eduardo Santos/Marcio Mendes | |
| data: 25/02/16 | | revisão: 0002 |